


Impianto Fotovoltaico in copertura

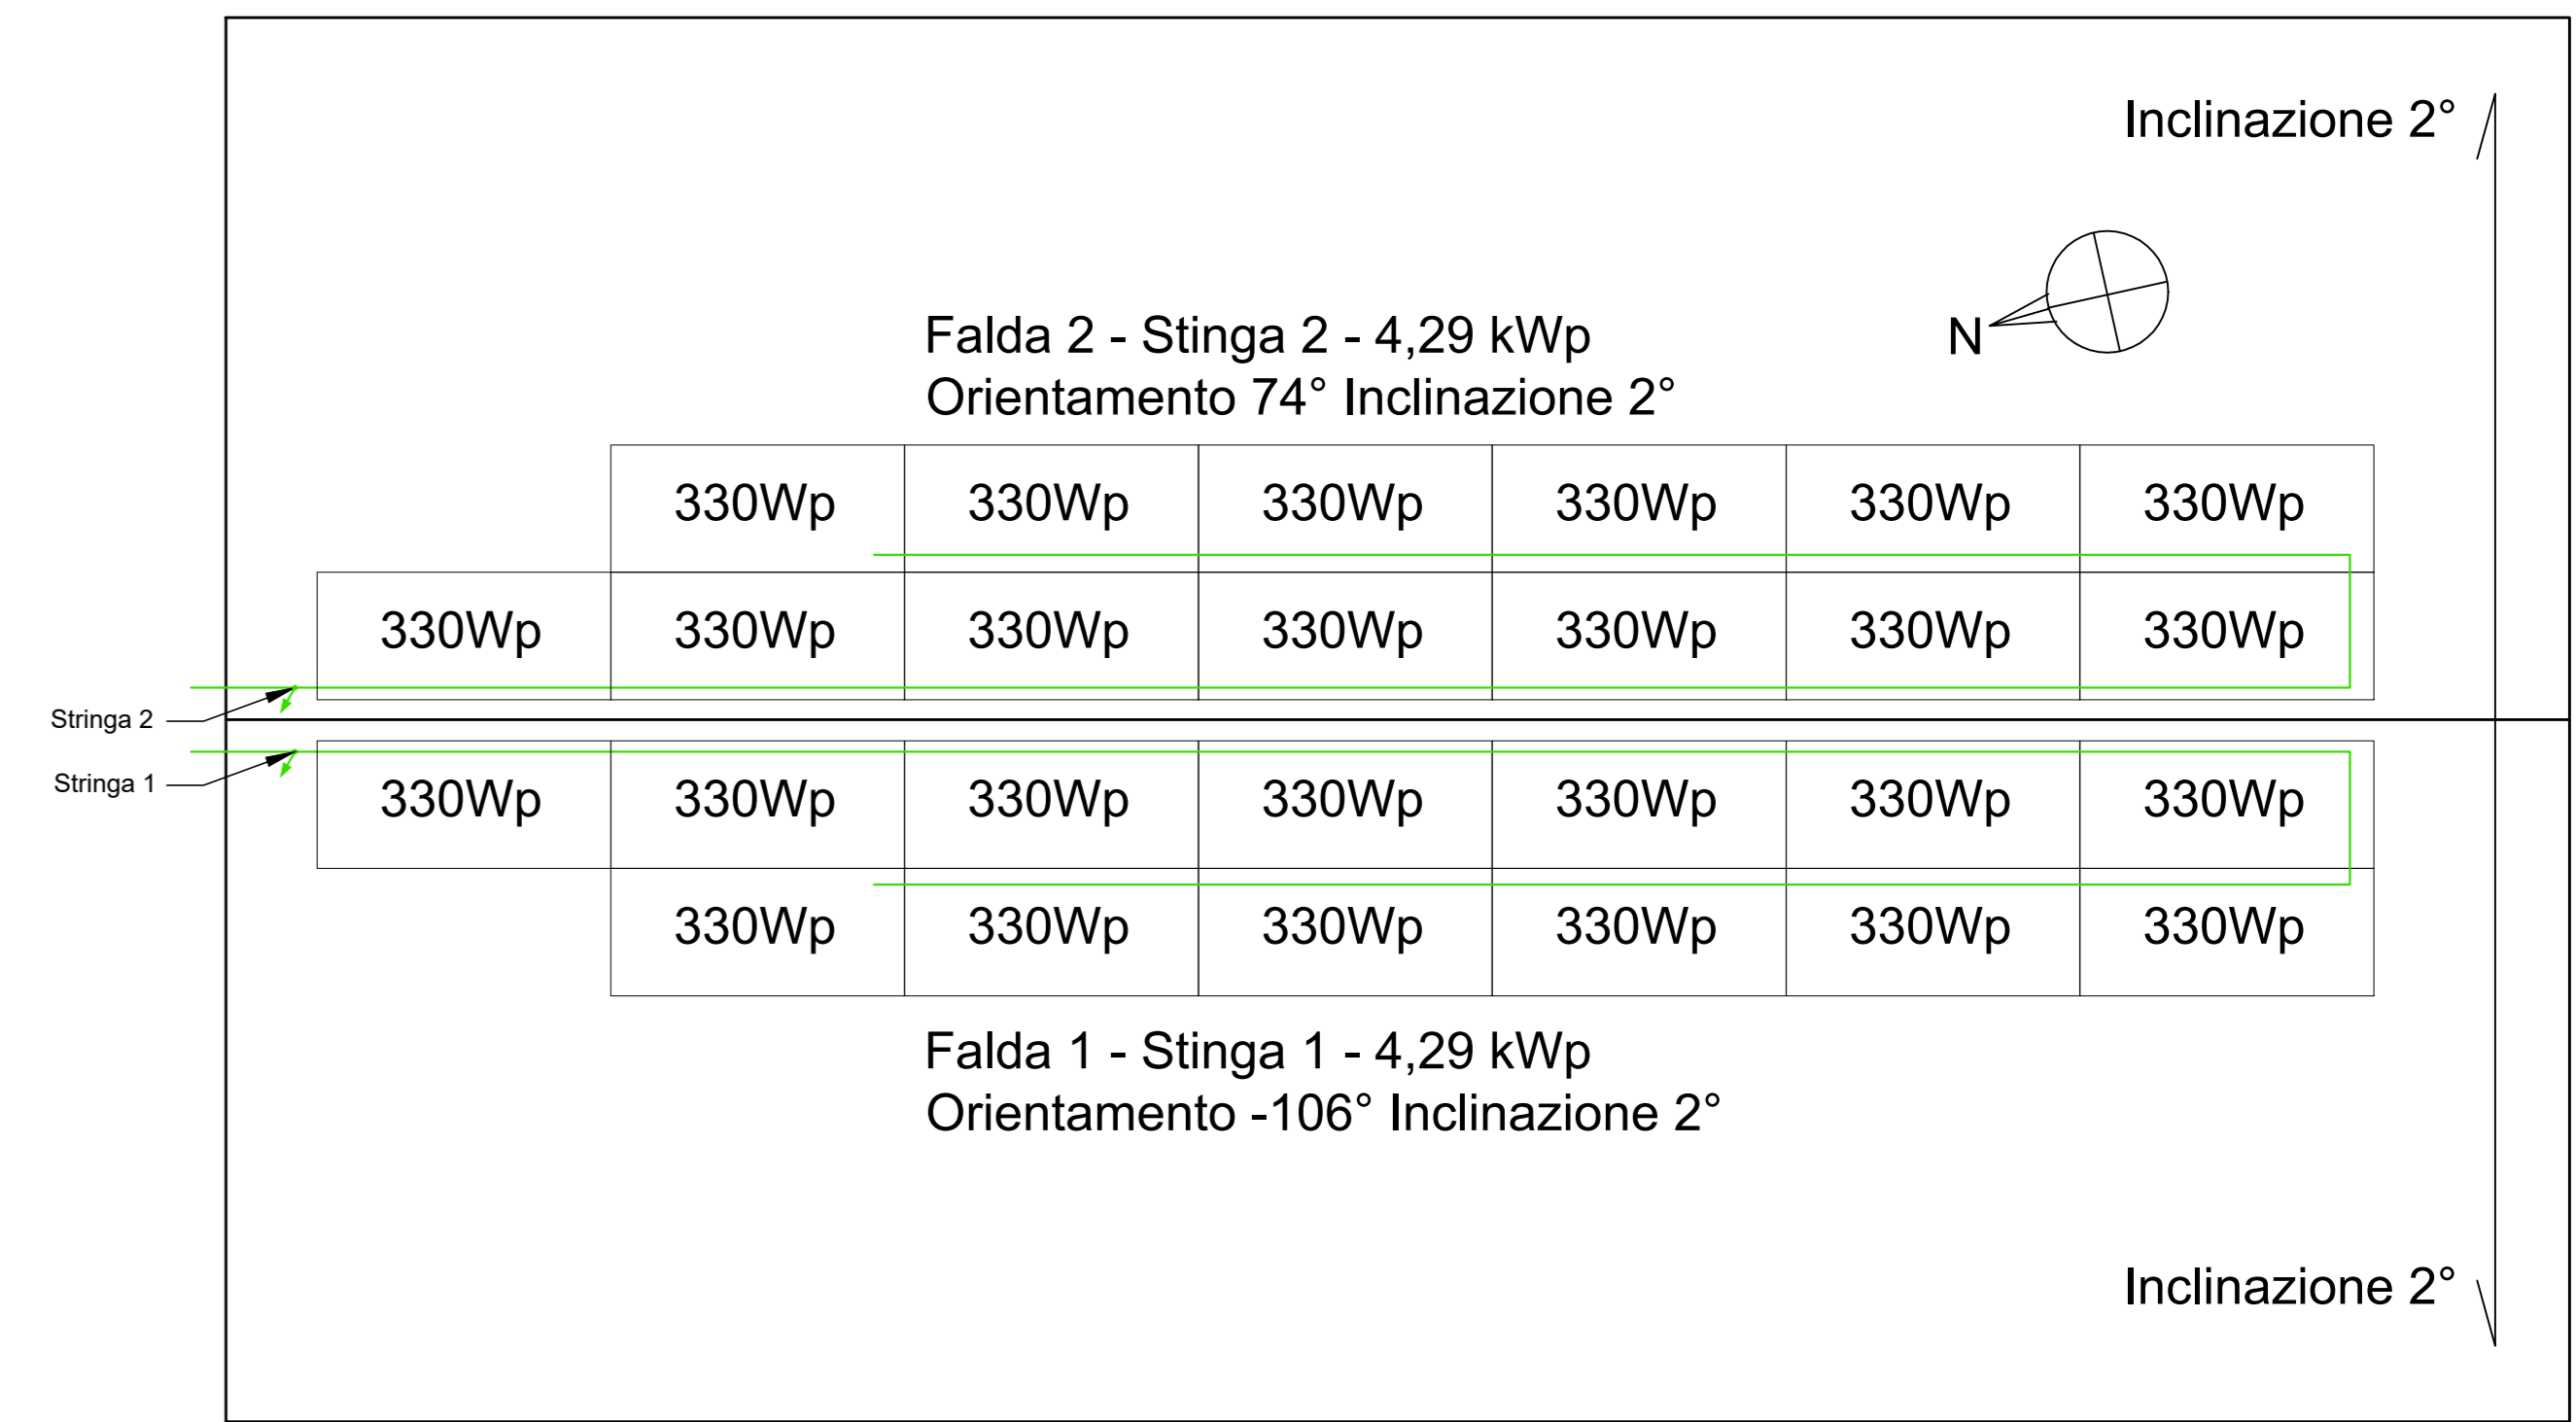

| LEGENDA | | Quadro elettrico | Alarme ottico-acustico disabili |
|-------------------------------|--|---|---|
| Limitatore ENEL | Pulsante | Scatola di derivazione impianto FM | Bolero |
| Piazzetto di derivazione | Interruttore | Presso 2P+T Corrente nominale 10A | Termoconvettore Unità interna climatizzatore Unità esterna climatizzatore |
| Dispensore anteo Piazzetto | Interruttore con lampada spia | Presso 2P+T - Bypass Corrente nominale 70/15A | Aspiratore |
| Dispensore di terra verticale | Interruttore bipolare | Presso 2P+T Tipo Universale Schuko Bypass | Panel led 40x60 4000lm 30W Pipa Beghelli 40/01 o equivalente |
| Tubazione impianto FM | Deviatore | Presso dati RJ45 | C.Illuminante Stagno o led Ego Beghelli 85100 4000l o equivalente 25W 3500lm |
| Tubazione impianto SP-ID | Invertitore | Presso CEE 2P+T 16A interbloccato con fessura fusibili | Apparecchio di illuminazione di sicurezza autonoma |
| Tubazione impianto terra | Pulsante di sgancio ad accesso profetto | Presso CEE 2P+T 16A interbloccato con fusibili | Rivelatore infrarosso 90° esterno |
| Conduttura ascendente | Pulsante annullamento chiamata disabili | Termostato ambiente | Telecamera per videocontrollo Fluvidome NXE-3503-AL - 6mm |
| Conduttura discendente | Pulsante a tirante chiamata disabili | Ranzatore allarme disabili | Collegamento equipotenziale |

Finanziato dall'Unione Europea
NextGeneration EU

VITTORIO ASSOCIATI
STUDIO DI ARCHITETTURA

C.F. P.iva 01874020266
Tel +39 0432 508745
Fax +39 0432 201595
Via dell'Inviere 1/A,
37100 Padova (PD)

IE 03

scale: 1:50
data: Ottobre 2022

disegnato da V&A
Cod. IMART

verificato: 31/03/2022
modifica:

CITTA' METROPOLITANA DI VENEZIA comune **MARTELLAGO**

committente **COMUNE DI MARTELLAGO**

opera **ADEGUAMENTO IMPIANTI SPORTIVI
DI MARTELLAGO - 1° LOTTO**

PROGETTO DEFINITIVO

avviso **PROGETTO
IMPIANTO ELETTRICO
EMERGENZE TRIBUNA E IMPIANTO FOTOVOLTAICO**

committente progettista