


KEY-PLAN AREA DI INTERVENTO
PIANO PRIMO - SCALA INDICATIVA -

N.B.
- LA DISPOSIZIONE DELLE APPARECCHIATURE E DELLE CONDUITTURE VA INTERPRETATA IN FUNZIONE DELLE
LIMITAZIONI E DELLA PRECISIONE CHE LA RAPPRESENTAZIONE GRAFICA (SCHEMATICA E SIMBOLICA)
CONSENTE.

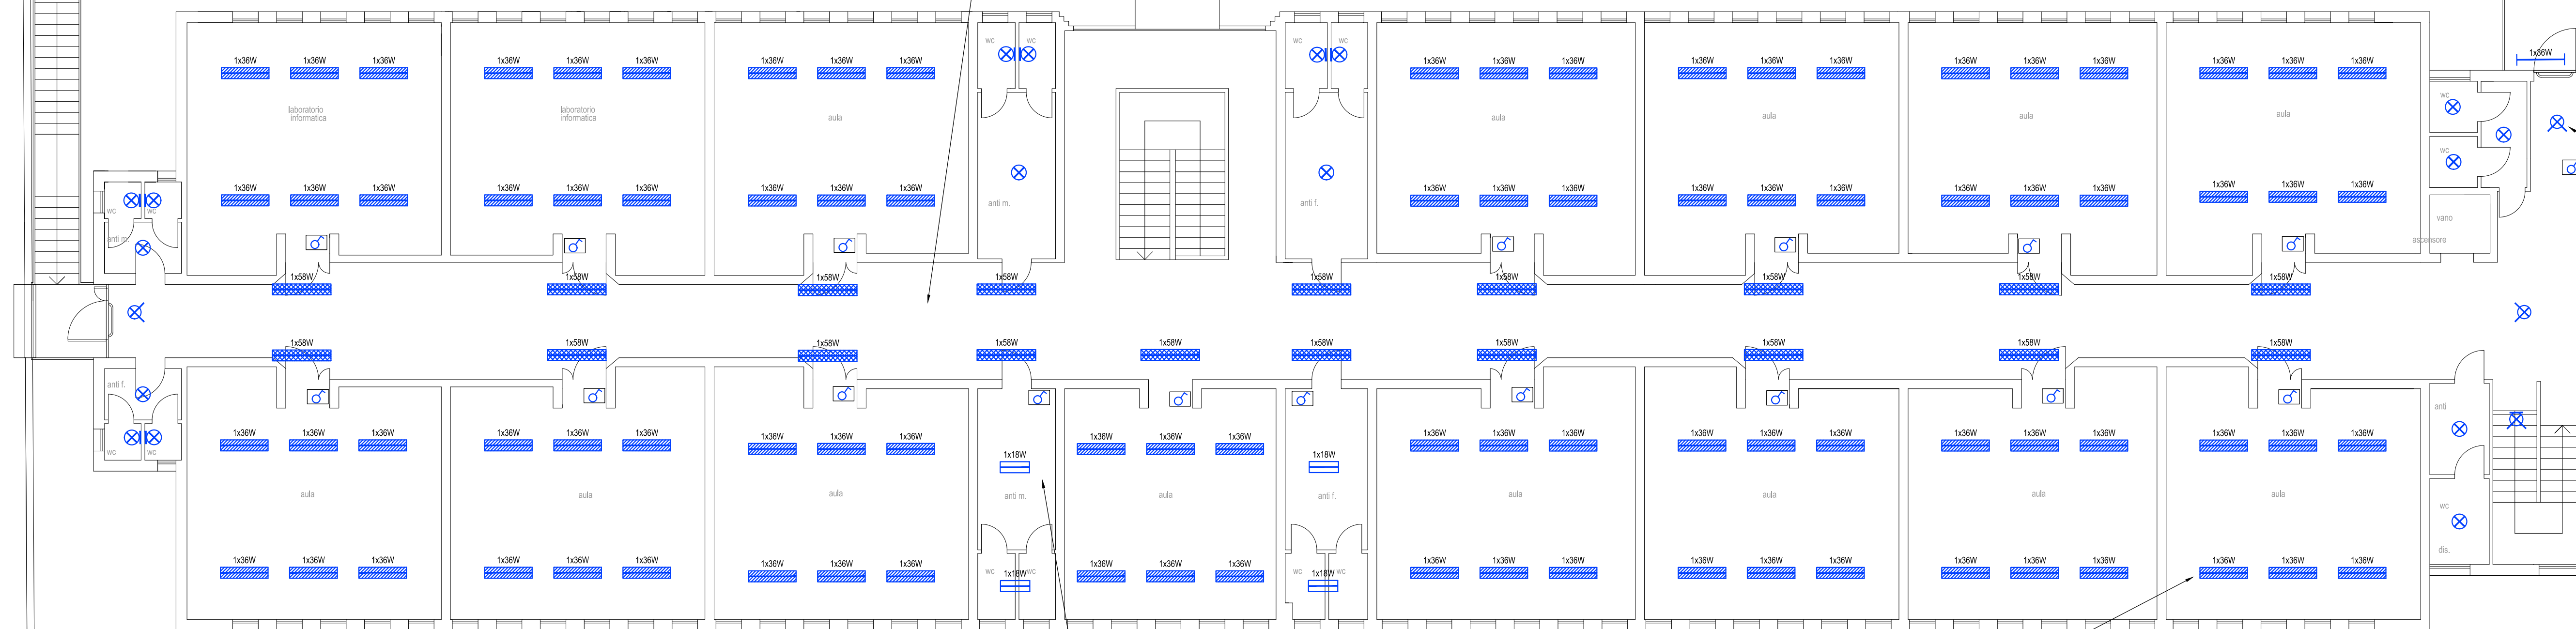

LEGENDA STATO DI FATTO

TIPO	SIMBOLO	DESCRIZIONE
1		Apparecchio illuminante (tipo stagno), lampada fluorescente lineare 1x36W.
2		Apparecchio illuminante (tipo stagno), lampada fluorescente lineare 2x36W.
3		Apparecchio illuminante (ottica lamellare), lampada fluorescente lineare 2x36W, a plafone
4		Apparecchio illuminante (ottica lamellare), lampada fluorescente lineare 2x58W, a plafone
5		Apparecchio illuminante (con cartter di protezione), lampada fluorescente lineare 1x36W, a plafone
7		Apparecchio illuminante, (con diffusore policarbonato), lampada fluorescente lineare 1x58W, a plafone
8		Apparecchio illuminante, (con diffusore policarbonato), lampada fluorescente lineare 1x36W, a plafone
9		Apparecchio illuminante, (asimmetrico), lampada fluorescente lineare 1x58W, a plafone
10		Apparecchio illuminante, lampada fluorescente lineare 1x18W, a plafone
11		Apparecchio illuminante 60X90 installato a plafone con lampade fluorescenti lineari 4x18W.
12		Proiettore installato a parete/scffitto
13		Apparecchio illuminante a faretto installato a plafone/parete
14		Apparecchio illuminante installato a plafone
15		Apparecchio illuminante a sospensione con lampade ad incandescenza
16		Apparecchio illuminante installato a parete/plafone con lampada fluorescente compatta 40W

PLANIMETRIA PIANO PRIMO ISTITUTO "GIACOMO MATTEOTTI"- SCALA 1:100 -

COMMITTENTE
COMUNE DI MARTELLAGO
Città Metropolitana di Venezia
Piazza Vittoria n.1 - 30030 Martellago
P.I. 00809670276

OGGETTO DI INTERVENTO
EFFICIENTAMENTO ENERGETICO EDIFICI SCOLASTICI

TIPOLOGIA DI OPERA
IMPIANTI ELETTRICI

EDIFICIO
01 - SCUOLA SECONDARIA DI PRIMO GRADO
"GIACOMO MATTEOTTI", VIA MANZONI, 11

ELABORATO
E02-01 PIANTA PIANO PRIMO STATO DI FATTO
ILLUMINAZIONE ORDINARIA

REV.	DATA	DESCRIZIONE / MOTIVAZIONE	REDATTO	CONTR.
E00	MAGGIO 2021	PRIMA EMISSIONE	D.P.	A.P.



ID DOC. 2525E00E02-01
ID SEC.

FASE
PROGETTO ESECUTIVO

SCALA
1:100

PROGETTISTA INCARICATO
Ing. ZEFFIRINO TOMMASIN