


PLANIMETRIA PIANO PRIMO SCUOLA "SUSAN ISAACS" - SCALA 1:100 -

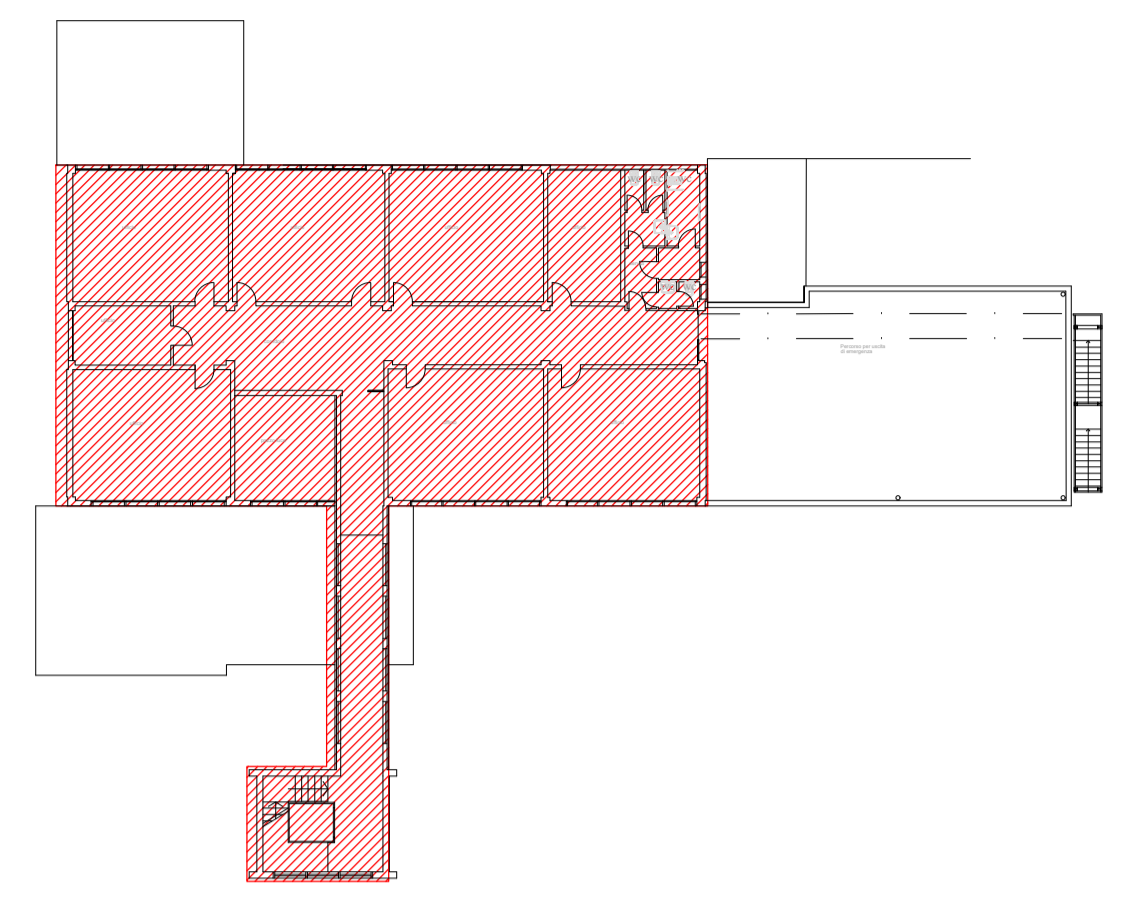

KEY-PLAN AREA DI INTERVENTO
PIANO PRIMO - SCALA INDICATIVA -

N.B.
LA DISPOSIZIONE DELLE APPARECCHIATURE E DELLE CONDUTTURE VA INTERPRETATA IN FUNZIONE DELLE LIMITAZIONI E DELLA PRECISIONE CHE LA RAPPRESENTAZIONE GRAFICA (SCHEMATICA E SIMBOLICA) CONSENTE.

LEGENDA STATO DI FATTO		
TIPO	SIMBOLO	DESCRIZIONE
1		Apparecchio illuminante, (tipo stagno), lampada fluorescente lineare 1x36W.
2		Apparecchio illuminante, (tipo stagno), lampada fluorescente lineare 2x36W.
3		Apparecchio illuminante, (ottica lamellare), lampada fluorescente lineare 2x36W.
4		Apparecchio illuminante, (ottica lamellare), lampada fluorescente lineare 2x58W.
6		Appliche a parete con lampada fluorescente compatta
17		Apparecchio illuminante da incasso con lampade fluorescenti lineari 2x18W
18		Apparecchio illuminante 60x60 da incasso con lampade fluorescenti lineari 4x18W
11		Apparecchio illuminante 60x60 installato a pannello con lampade fluorescenti lineari 4x18W.
13		Apparecchio illuminante a faretto con lampada fluorescente compatta
19		Apparecchio illuminante a faretto con lampada fluorescente compatta

COMMITTENTE
COMUNE DI MARTELLAGO
 Città Metropolitana di Venezia
 Piazza Vittoria n.1 - 30030 Martellago
 P.I. 00809670276

OGGETTO DI INTERVENTO
EFFICIENTAMENTO ENERGETICO EDIFICI SCOLASTICI

TIPOLOGIA DI OPERA
IMPIANTI ELETTRICI

EDIFICIO
 02 - SCUOLA DELL'INFANZIA
 "SUSAN ISAACS", VIA GUARDI, 2

ELABORATO
E02-02 PIANTA PIANO PRIMO STATO DI FATTO
 ILLUMINAZIONE ORDINARIA

COMUNE DI MARTELLAGO
 via Friuli Venezia Giulia, 8
 30030 - Martellago (VE)
 +39 041 510 1542
 +39 041 510 1487
 info@tfeingegneria.it
 tfeingegneria@pec.it
 www.tfeingegneria.it

TFE Ingegneria S.r.l.
 Ingegneria degli impianti
 ISO 14001
 I.T.C. (Certification)
 ISO 45001
 I.T.C. (Certification)
 UNI EN ISO 9001

ID DOC. 2525E00E02-02
ID SEC.

FASE
 PROGETTO ESECUTIVO

SCALA
 1:100

PROGETTISTA INCARICATO
 Ing. ZEFFIRINO TOMMASIN

REV.	DATA	DESCRIZIONE / MOTIVAZIONE	REDATTO	CONTR.
E00	MAGGIO 2021	PRIMA EMISSIONE	D.P.	A.P.

Il presente elaborato è di proprietà esclusiva di TFE Ingegneria, vietata la riproduzione e l'utilizzo senza autorizzazione